



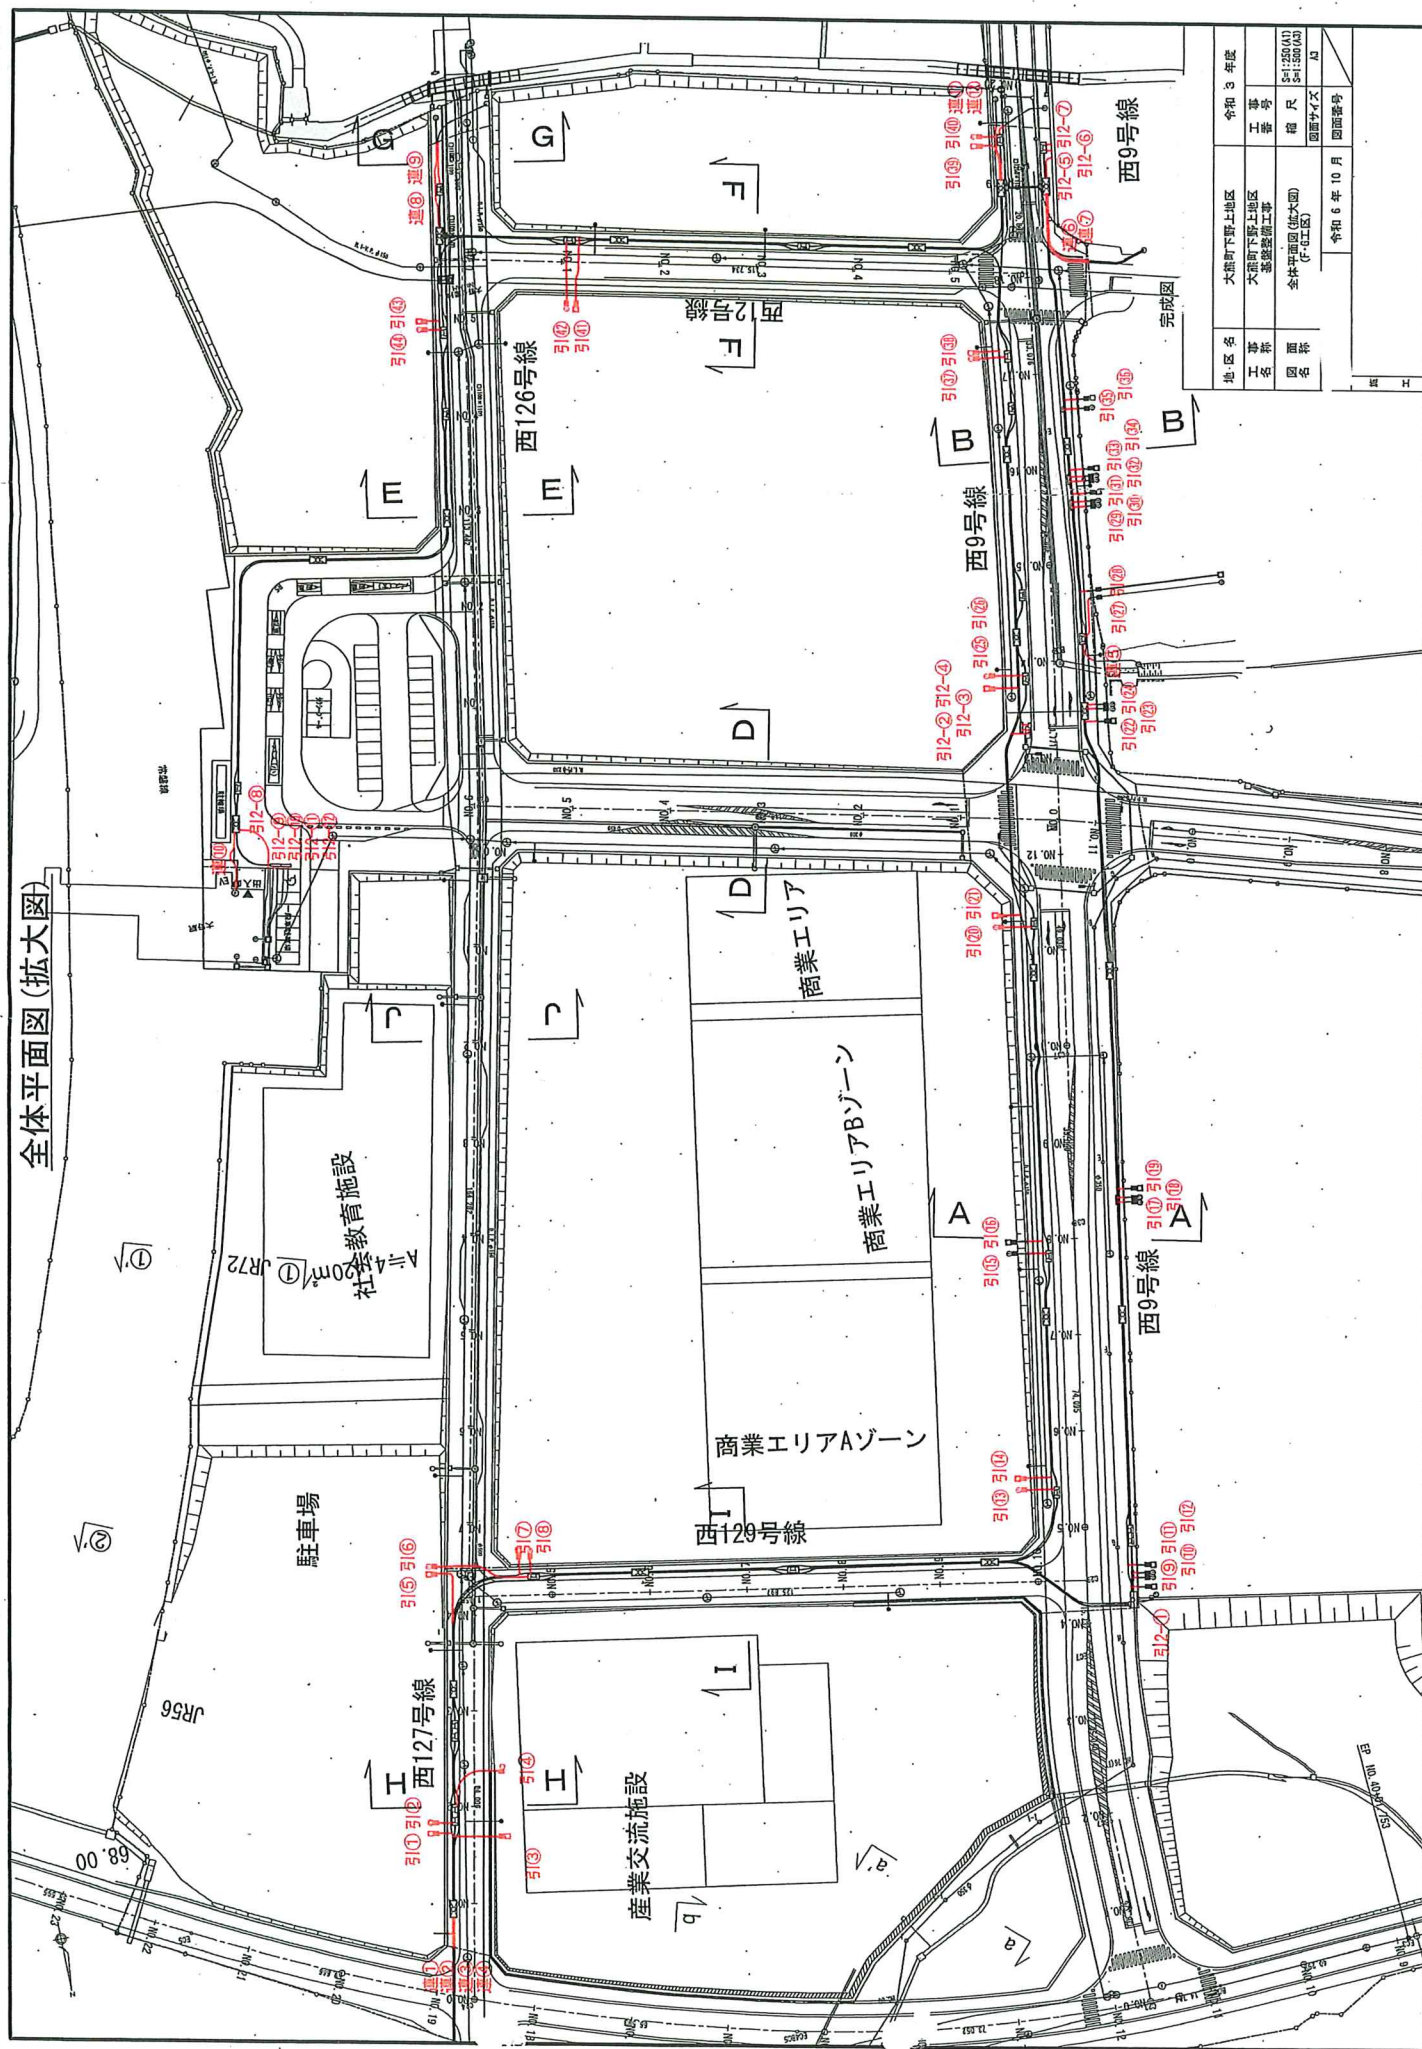

地名	大熊町下野上地区	令和 3 年度
工事名	大熊町下野上地区 堤防整備工事	工事
国名	全体加盟国(北大国) (F+J)国	箱 尺 5' = 250(41) 5' = 150(43)
面積	図面サマ文	A3
令和 6 年 10 月	図面番号	

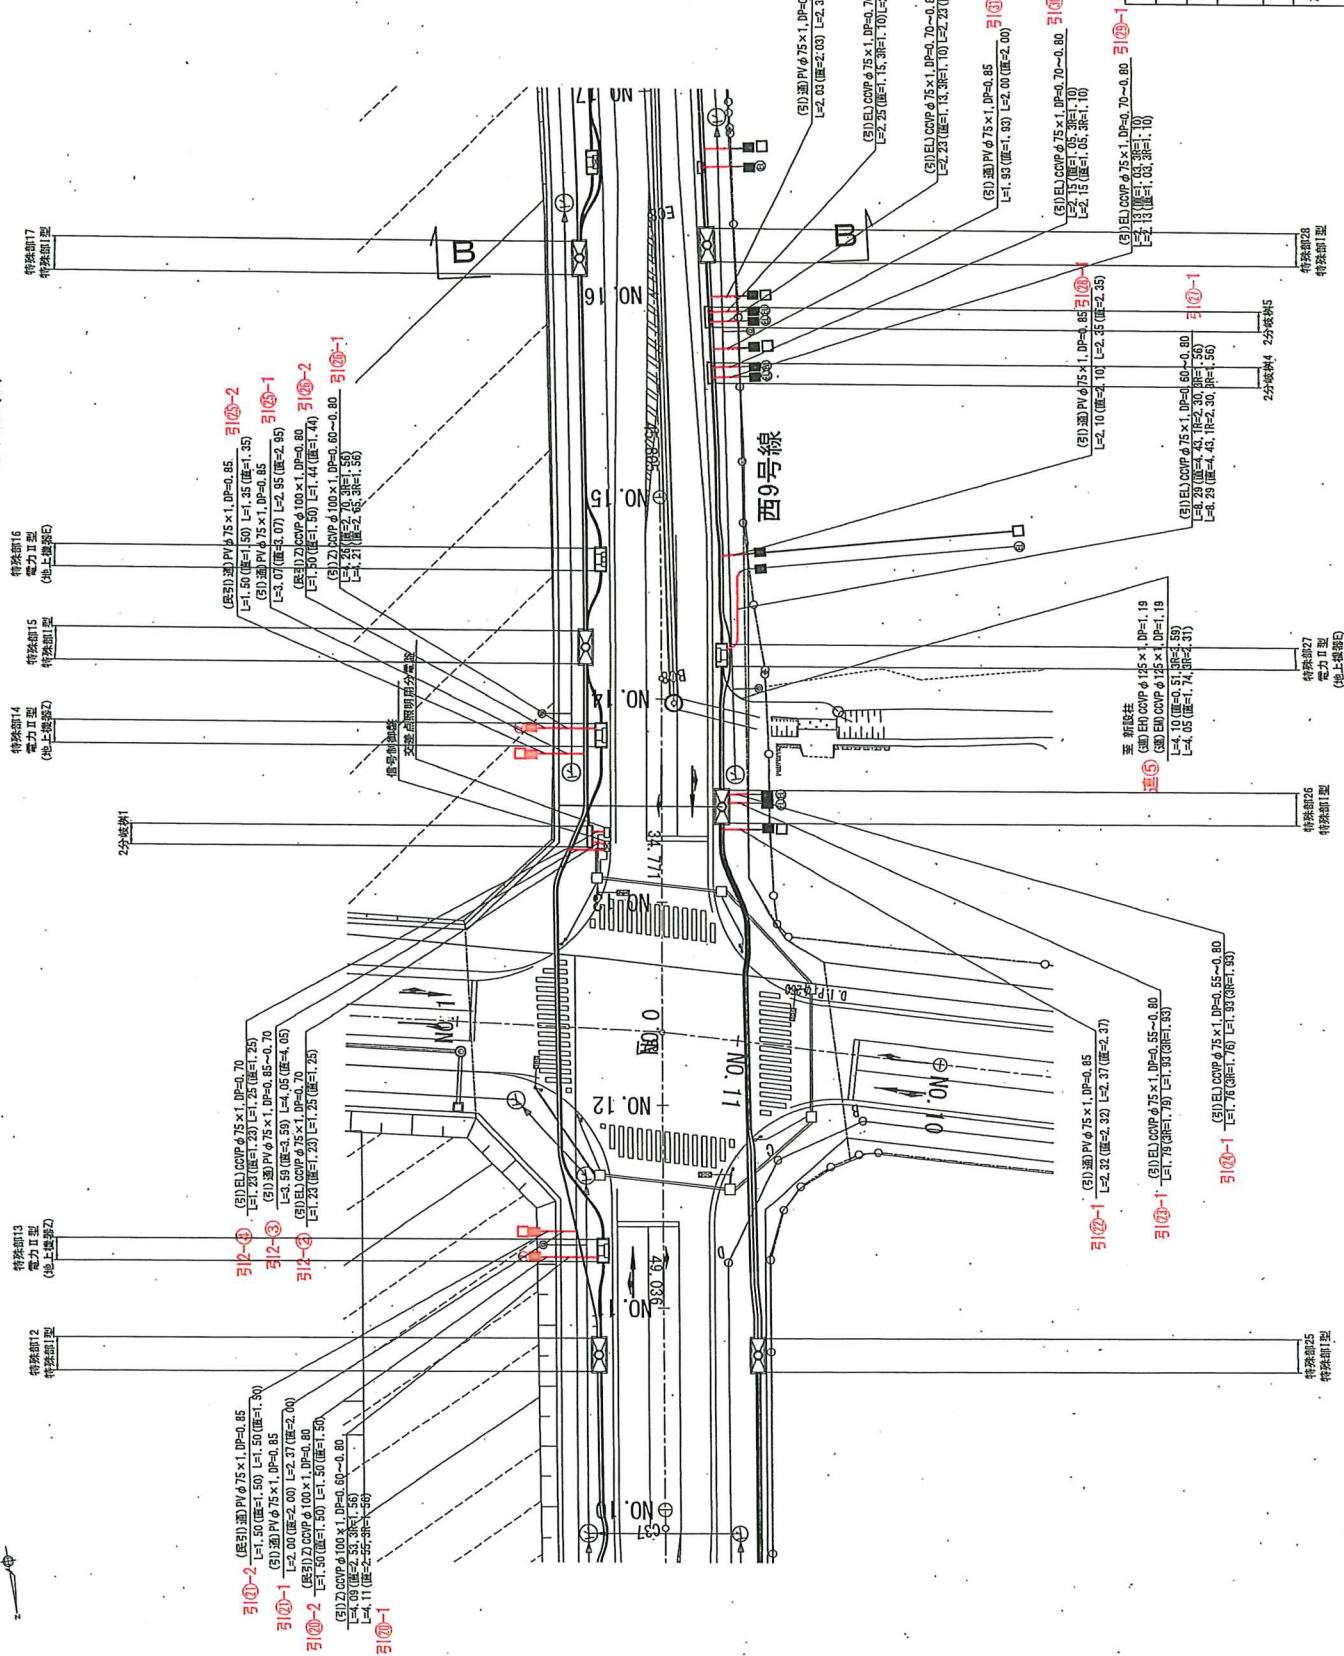

凡 例	——
污水管	——
雨水管	——
水道管	——
N T T	——
東電導水管	——
CGB電力管路	——
CGB通信管路	——



[illegible]

完成图

[illegible]

引込 - 連系平面図 (5) S=1:250 (A1) S=1:500 (A3)

案内図

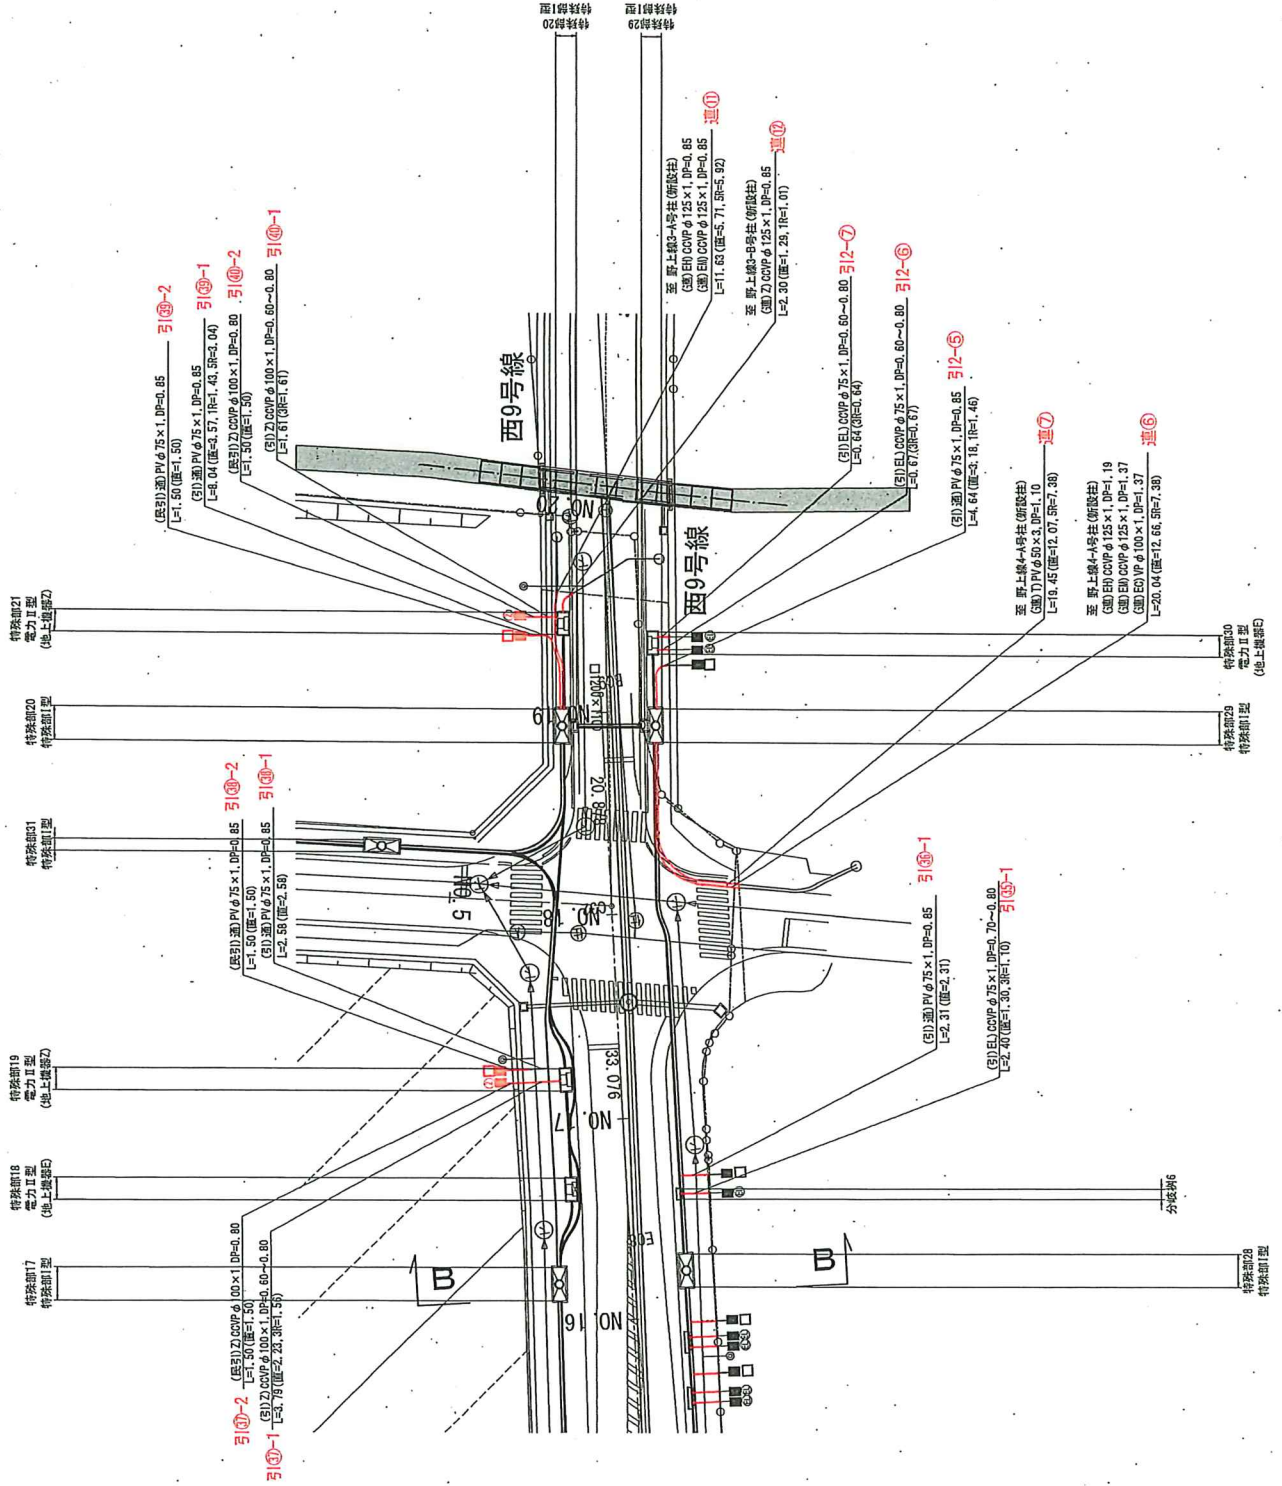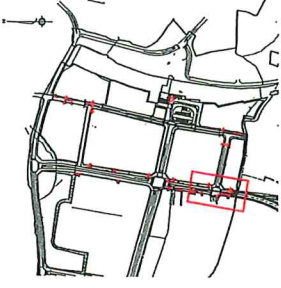


凡 例	
汚水管	
雨水管	
水道管	
NTT	
東電導水管	
GOB電力管路	
GOB通信管路	

凡例 (企業者)

占 用 予 定 常	記 号
本線・高圧用	EH
本線・低圧用	EL
本線・中圧用	EM
本線・通信用	ET
通信用・引込用	EH-EL, ET
東電電力パワーグリッド株式会社	除却・通信用
東電電力株式会社	引込・通信用
東日本電信電話株式会社	引込・通信用
NTT (大東地区)	引込・通信用
大東地区電力株式会社	引込・通信用
建設省	引込・通信用

完成図

地区 名	大東地区電力株式会社	令和 3 年度
工事 名	大東地区電力株式会社 建設工事	工事 号
図 面 名	引込 - 連系平面図 (5) (A3)	縮 尺 S=1:500 (A3)
図 面 号	令和 7 年 1 月	図面番号

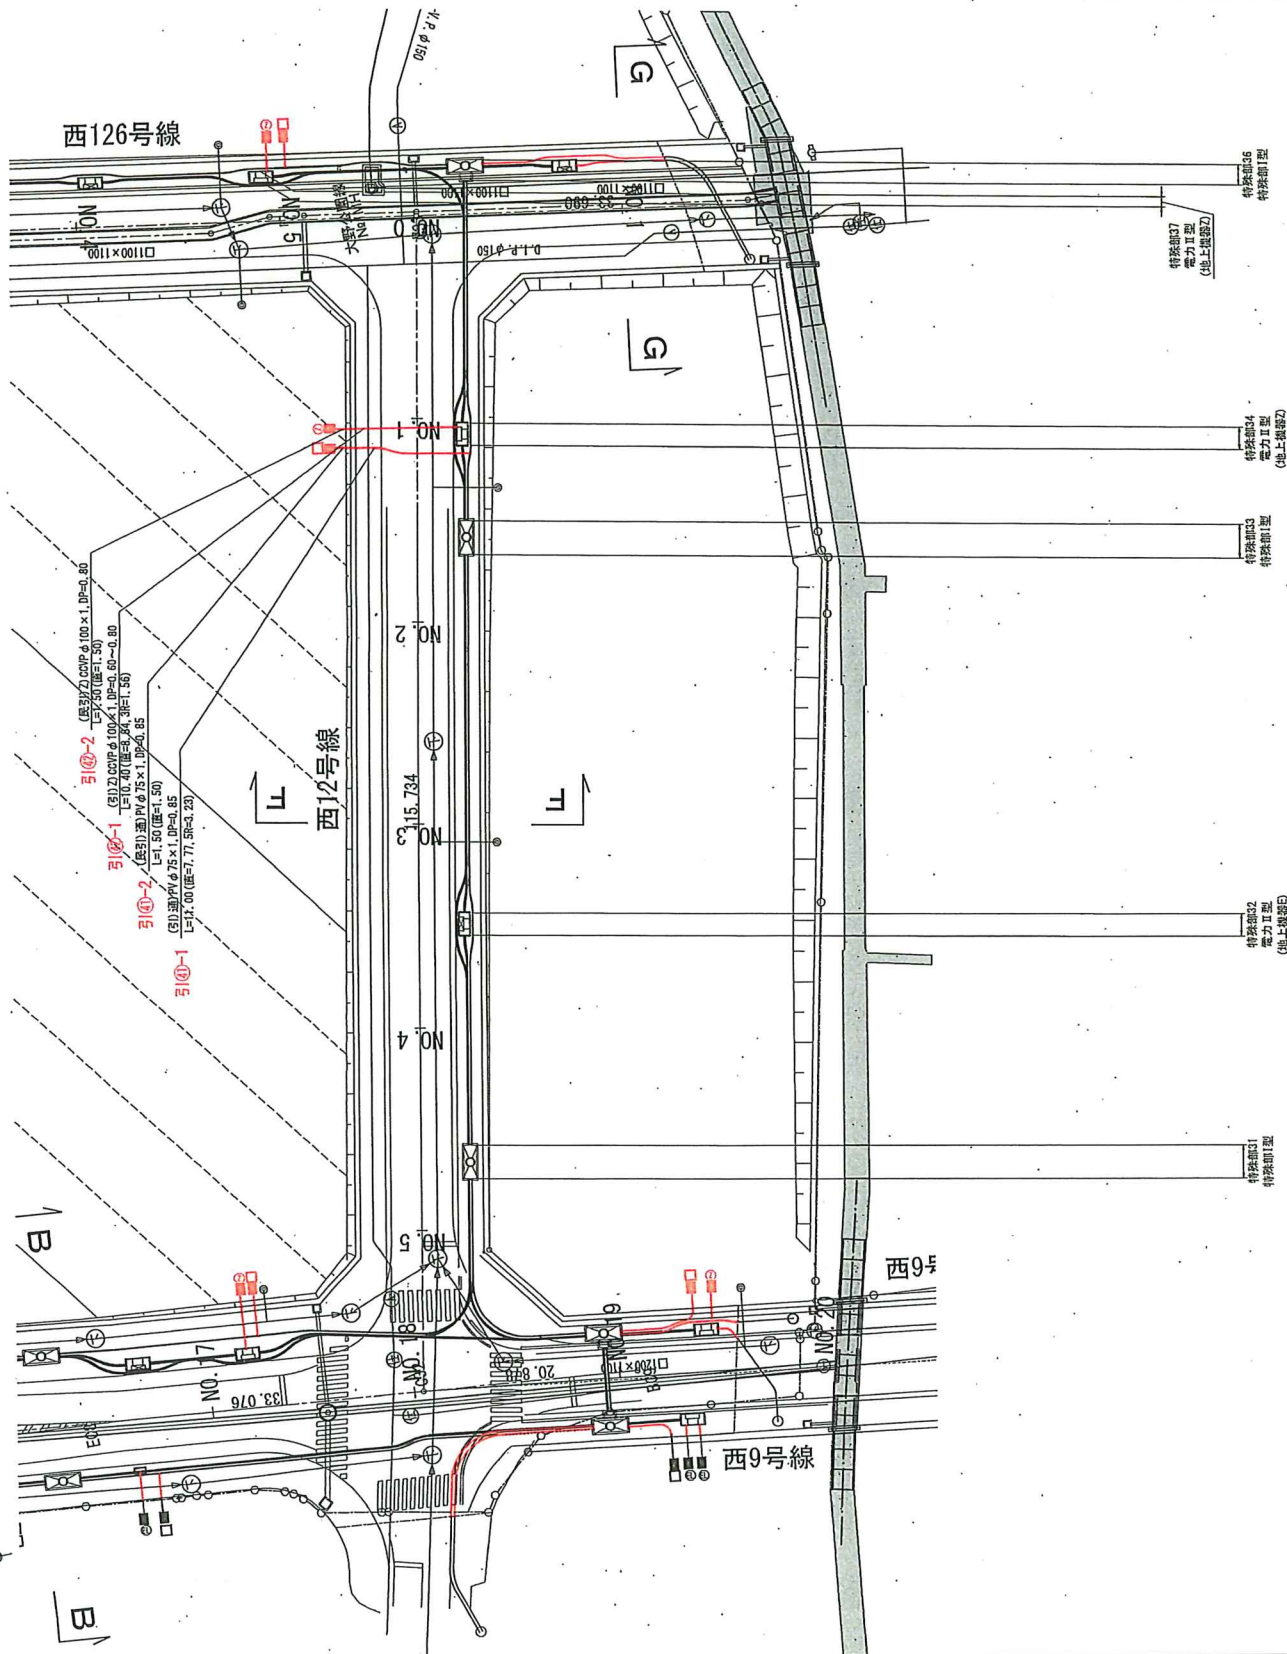

凡 例	
——	污水管
——	雨水管
——	水道管
——	N T T
——	東電導水管
——	COB電力管路
——	COB通信管路



凡例(企業者)

記号	品用予定受取
EH・EJ 本機・基型用 EH	東北電力株式会社
EH 本機・低圧用 EH	
EL 本機・マン用 EL	
EG 本機・通信用 EG	
EK-EI 変速・可逆用 EK-EI	
EC 本機・高圧用 EC	
東日本電気株式会社	
東京エレクトロニクス株式会社	
T 特種・超大型 T	大船中ゼンコーポンテック株式有限会社
Tm マシン用 Tm	
RW 特殊・並列制御 RW	
Z 特殊・並列制御 Z	
D 特殊・並列制御 D	
L 特殊・並列制御 L	
理研電産	

完成圖

[illegible]

圖表錄

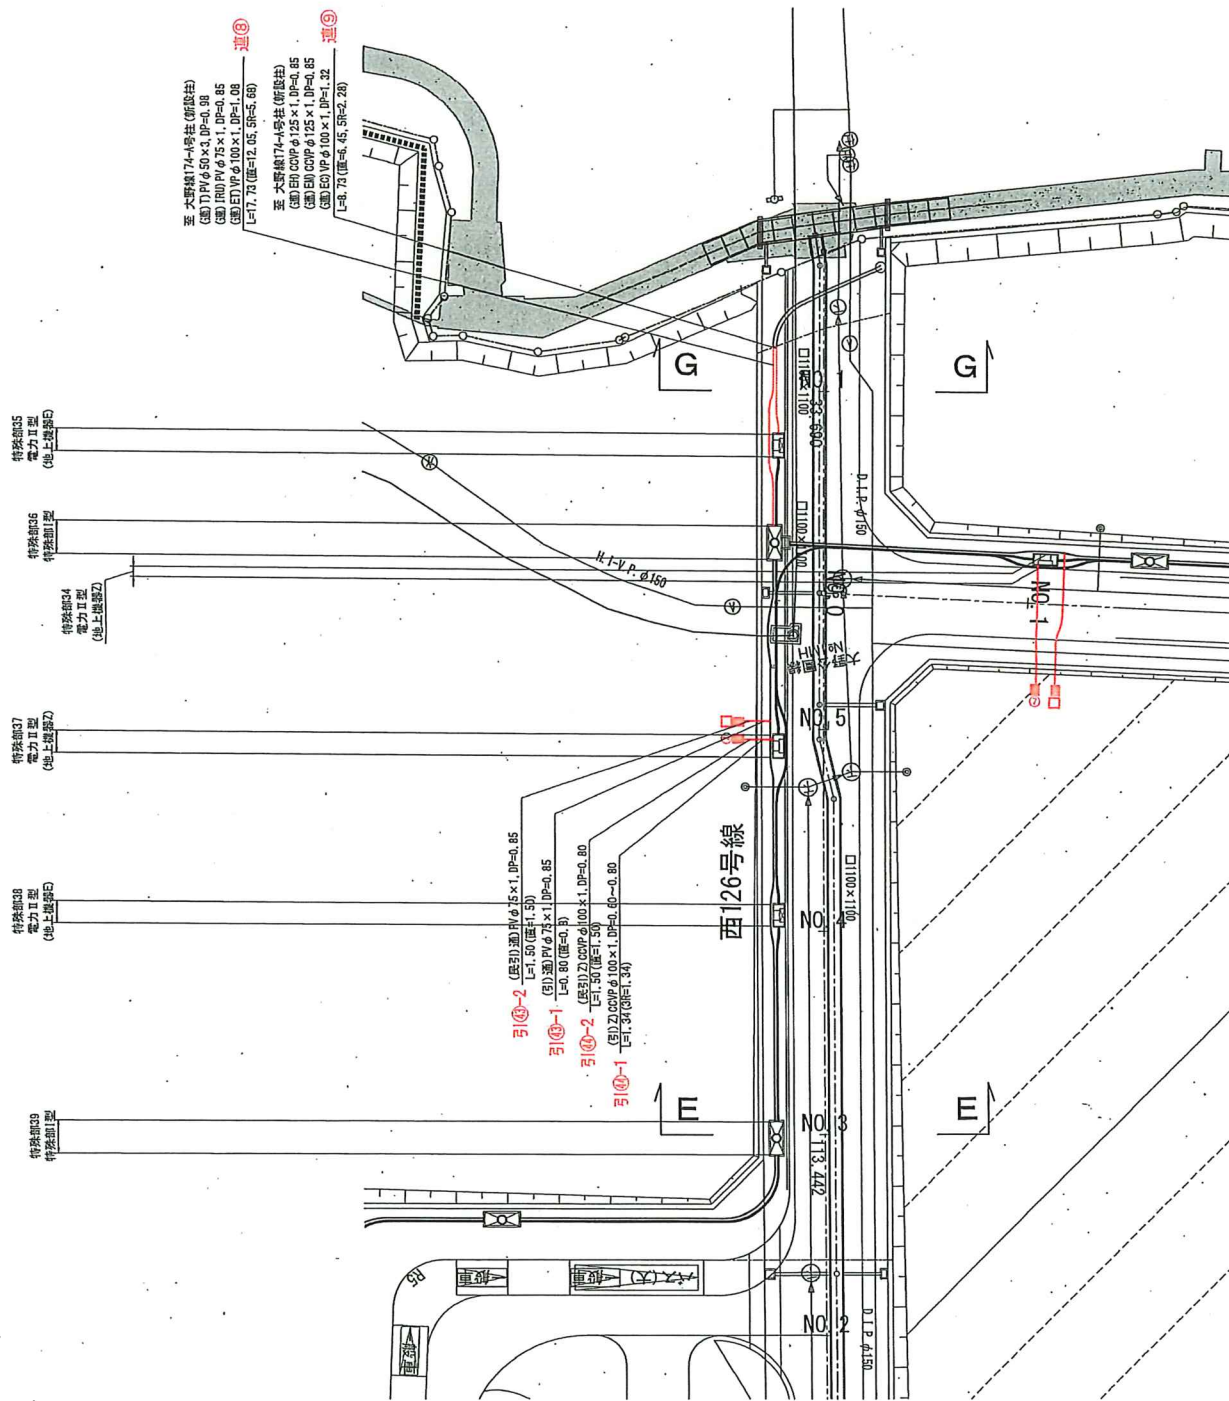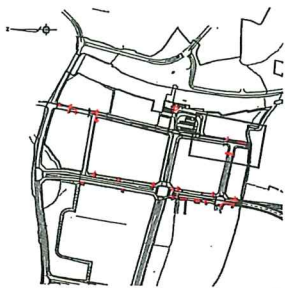

凡 例	
污水管	——
雨水管	——
水道管	——
N T T	——
東電導水管	——
CGE電力管路	——
CGE通信管路	——

凡例(企業者)


[illegible]

完成图

製 型 名	大形地下貯上地区	令和 3 年度	
工 名	大形地下貯上地区 整備工事	工事 番号	255610 255611 255612
図 名	別添「環境計画図」 (P.6.5区)	規 尺	図面中央寸 法
		図面番号	令和 7 年 1 月

上水道計画平面図

S=1:2000

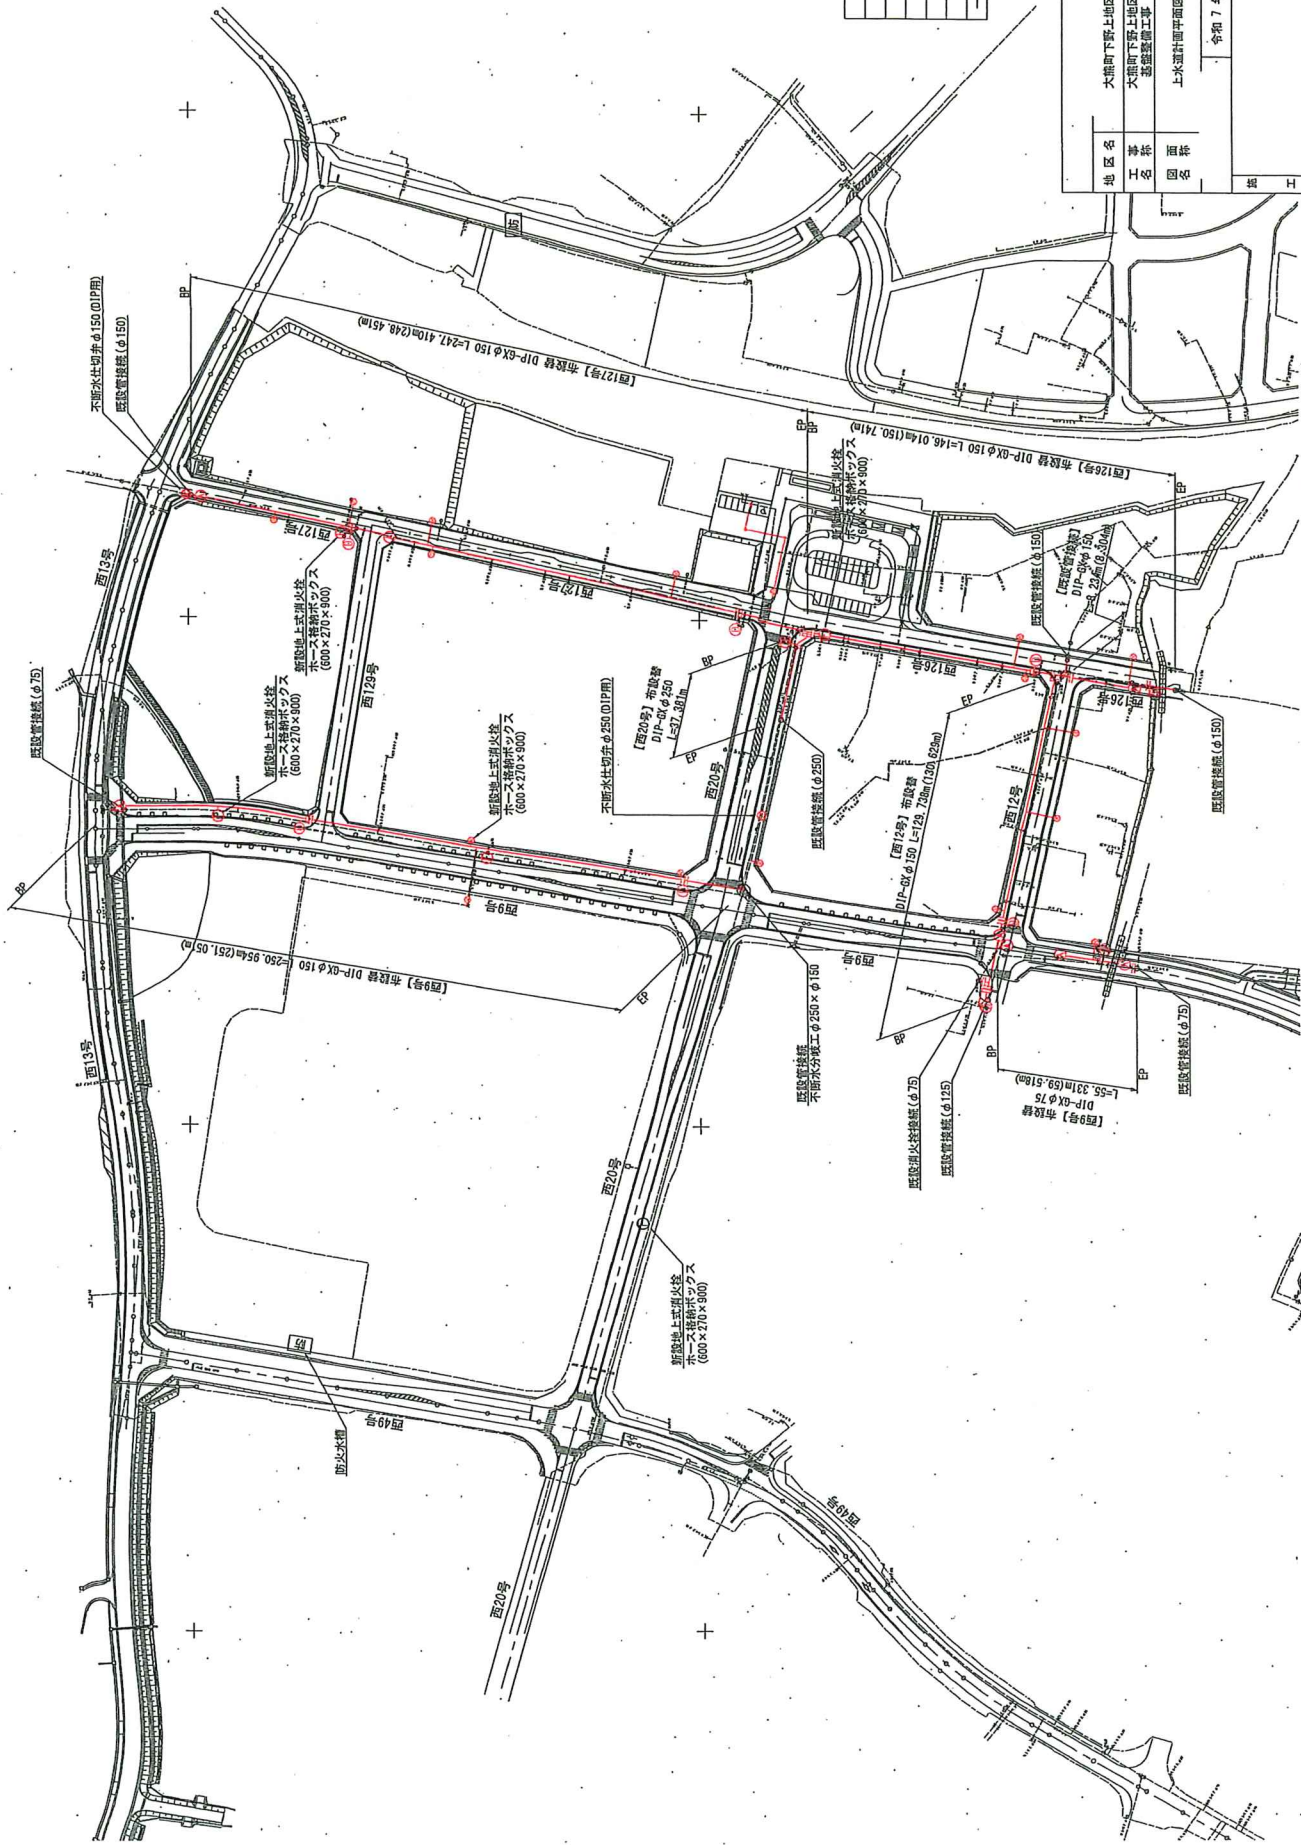

凡例
Ⅱ 仕切弁
④ 空気弁
③ 消火栓
① 排水弁
② 防火栓
⑤ 給水管

完成図

地区名	大船町下野上地区
工事名	大船町下野上地区 整備工事
図名	上水道計画平面図
令和 3 年度 工事 番号	S=1:2000
縮尺	A3
図面番号	令和 7 年 1 月

給水計画平面図


S=1:2000




完成図

地区名	大田町下郷上地区	令和3年度
工事名	大田町下郷上地区 給水設備工事	工事 番号
図面名	給水計画平面図	縮尺
		S=1:2000
		図面サイズ
		A3
		図面番号
		令和7年1月

汚水排水計画図(1)

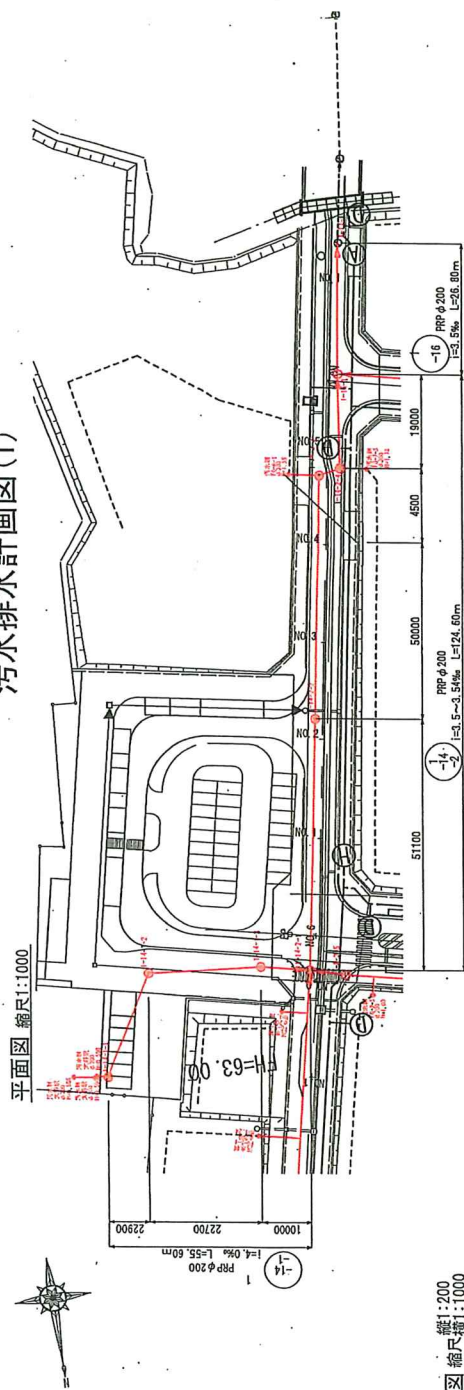



縦断図 縮尺 縦1:200 横1:1000

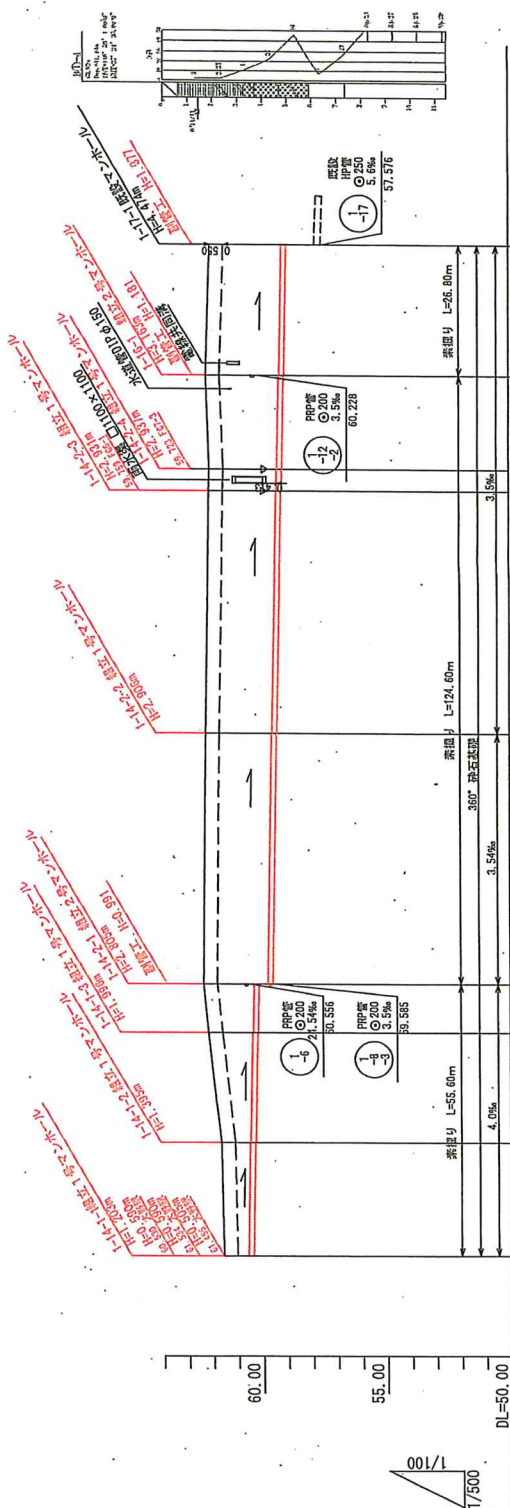[illegible]

	地区名	大田町下野上地区	令和 3 年度
	工事名称	大田町下野上地区 基盤整備工事	工事番号
	図名	雨水排水計画図(1)	縮尺 図示
			A3
		令和 7 年 1 月	図面番号

汚水排水計画図 (2)

平面図 縮尺1:1000

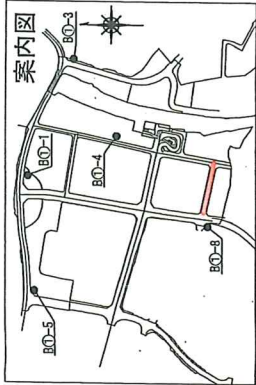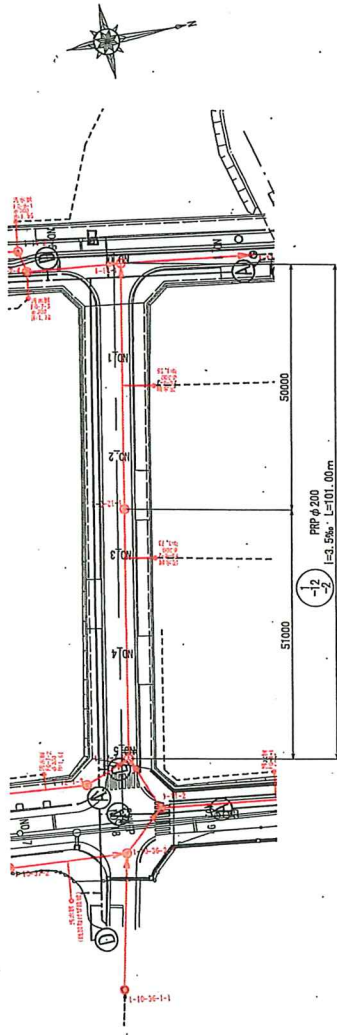


西12号

凡例

口徑 (mm)	00	00	00	00
勾配 (%)	1	2	3	5
延長 (m)	100.00m	200.00m	300.00m	400.00m
既設配管 (雨水)				
既設配管 (汚水)				
1号マンホール				
2号マンホール				

縦断面図 縮尺1:200
縮尺1:1000

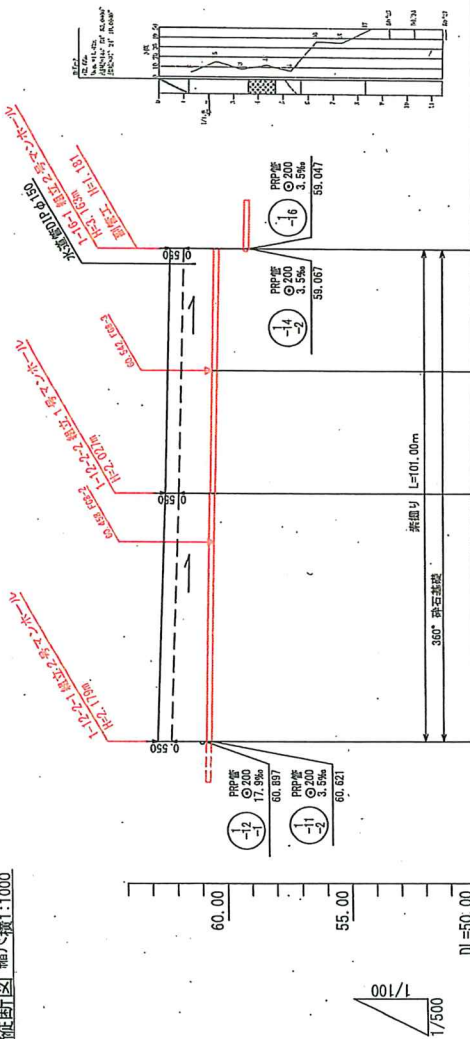

マンホール座標

マンホールID	X座標	Y座標
1-10-36-1	156886.836	101636.853
1-10-36-2	156880.005	101662.687
1-12-2-1	156875.201	101682.448
1-12-2-2	156864.481	101732.285
1-16-1	156853.968	101781.168

管線番号表

1-10-36-1	1-10-36-2	1-12-2-1	1-12-2-2	1-16-1

完成図

地区名	大田町下野上地区	令和 3 年度
事業名	大田町下野上地区 道路整備工事	工事 番号
図面名	汚水排水計画図 (2)	縮尺
図面番号		図示
縮尺		図面番号
図面番号		図面番号